
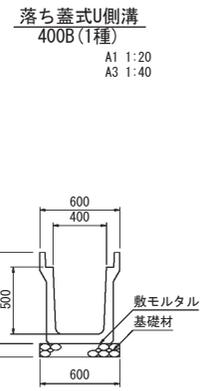
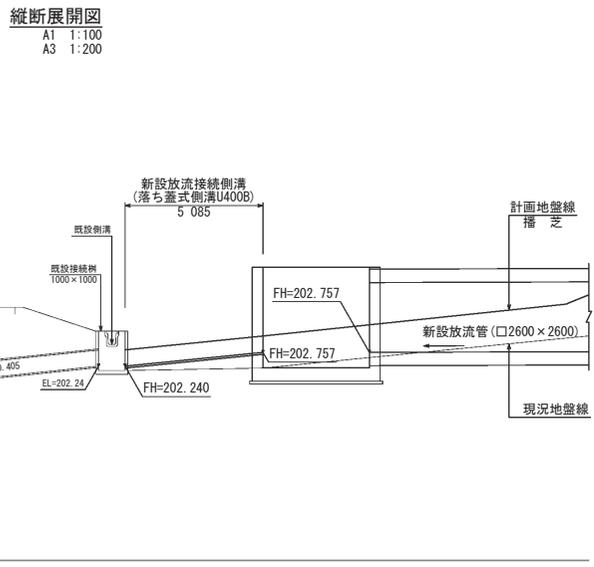
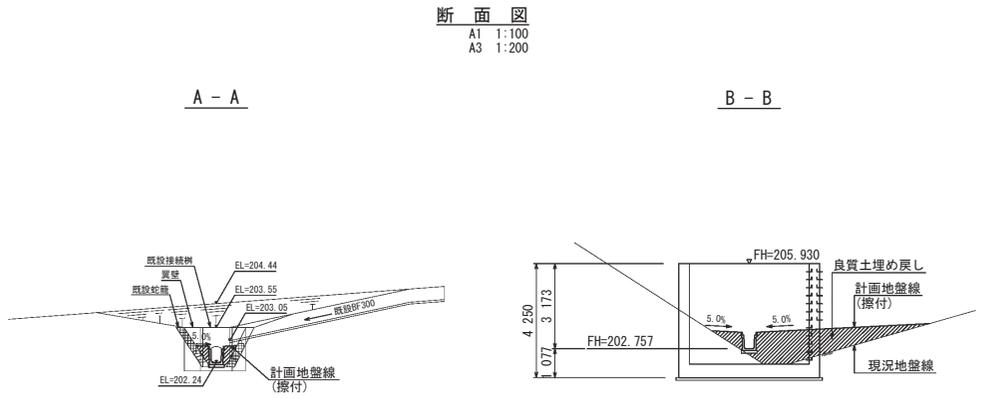


| | |
|------|-------------------------|
| 工事名 | (仮称)仙南プロジェクト太陽光発電施設整備事業 |
| 工事箇所 | 伊具郡丸森町耕野地内 |
| 図名 | 調整池B 放流施設構造図(1) |
| 縮尺 | A1:1:200 A3:1:400 |
| 図面番号 | 第 65 図 |
| 申請者 | 合同会社 地方創生太陽光発電所2号 |

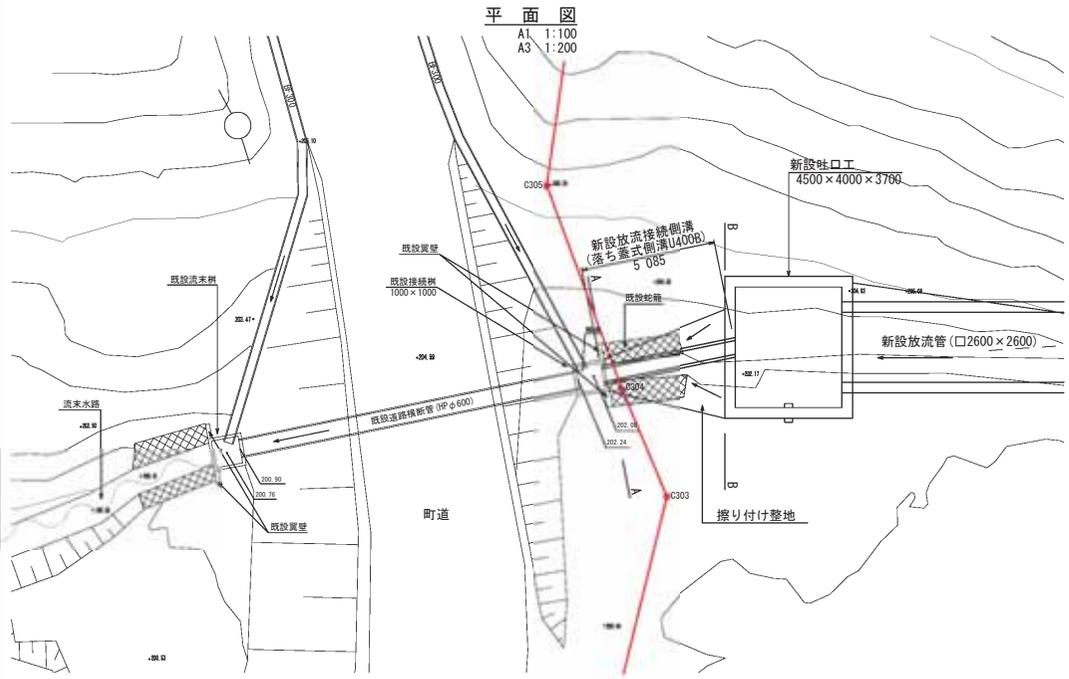

DL=195.00



| | |
|------|--------------------------|
| 工事名 | (仮称) 仙南プロジェクト太陽光発電施設整備事業 |
| 工事箇所 | 伊具郡丸森町耕野地内 |
| 図名 | 調整池B 流末詳細図 |
| 縮尺 | 図示 |
| 図面番号 | 第 70 図 |
| 申請者 | 合同会社 地方創生太陽光発電所2号 |

雨水排水計画平面図(全体)

A1 1:2,000 A3 1:4,000



 1:2,000

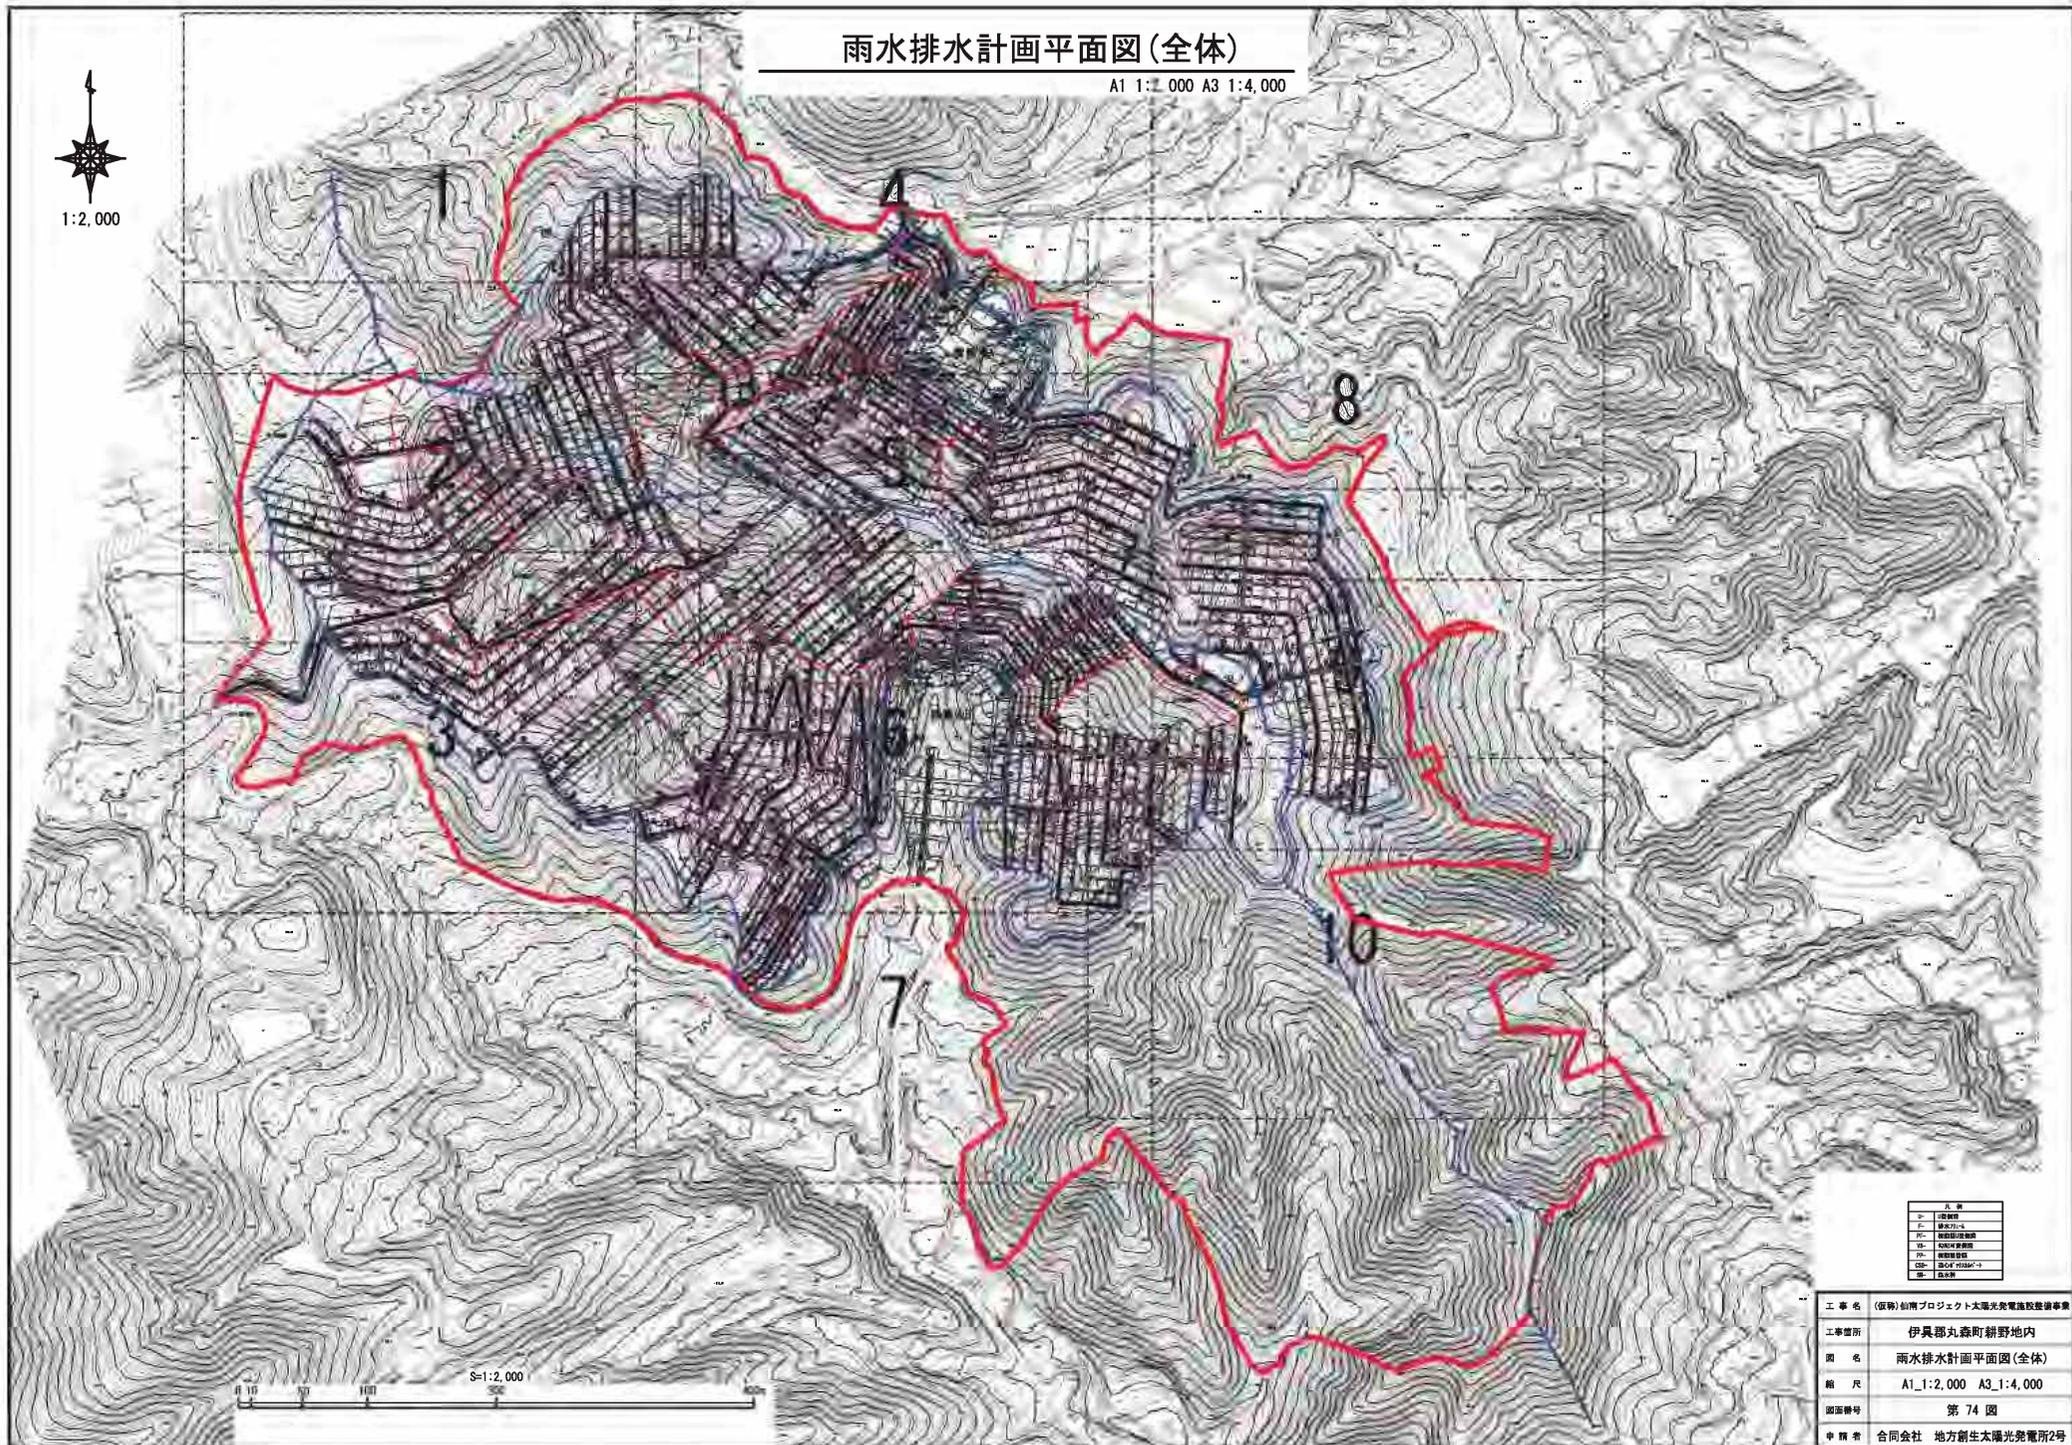

| 凡 例 | |
|-----|-----|
| ○ | 境界線 |
| △ | 境界点 |
| □ | 境界線 |
| ▽ | 境界点 |
| ◇ | 境界線 |
| ◇ | 境界点 |
| ◇ | 境界線 |
| ◇ | 境界点 |
| ◇ | 境界線 |
| ◇ | 境界点 |


| | |
|------|--------------------------|
| 工事名 | (仮称) 仙南プロジェクト太陽光発電施設整備事業 |
| 工事箇所 | 伊具郡丸森町耕野地内 |
| 図名 | 雨水排水計画平面図(全体) |
| 縮尺 | A1_1:2,000 A3_1:4,000 |
| 図面番号 | 第 74 図 |
| 申請者 | 合同会社 地方新生太陽光発電所2号 |

雨水排水区画割平面図(参考図)

A1 1:2,000 A3 1:4,000



1:2,000

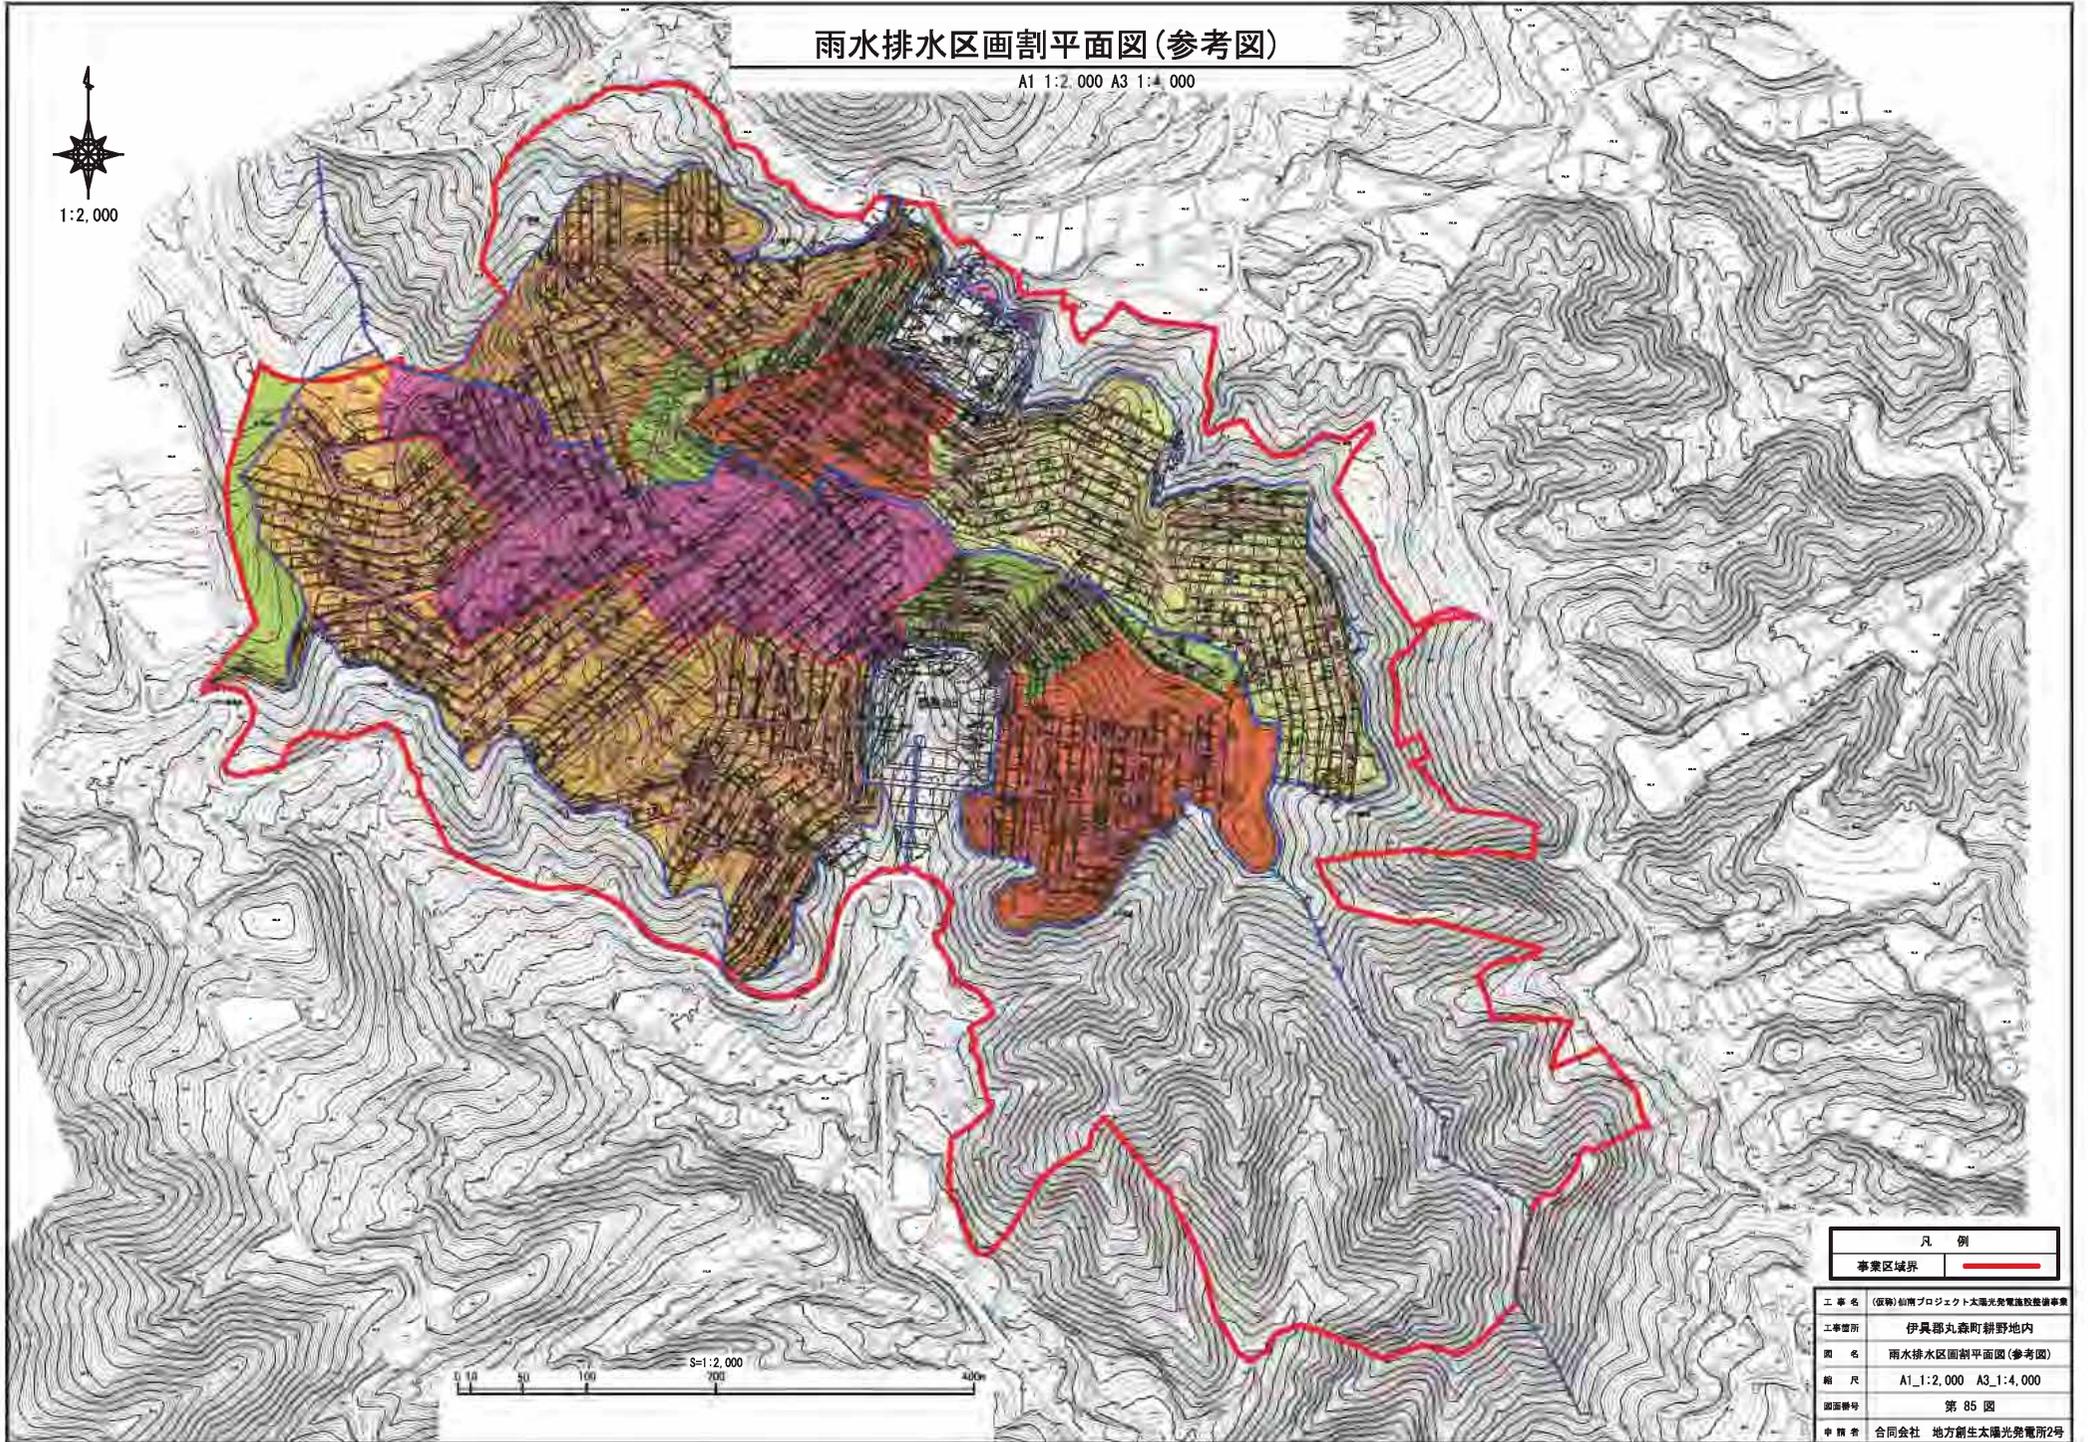

| 凡例 | |
|-------|--|
| 事業区域界 | |

| | |
|------|-------------------------|
| 工事名 | (仮称)山南プロジェクト太陽光発電施設整備事業 |
| 工事箇所 | 伊具郡丸森町耕野地内 |
| 図名 | 雨水排水区画割平面図(参考図) |
| 縮尺 | A1_1:2,000 A3_1:4,000 |
| 図面番号 | 第 85 図 |
| 申請者 | 合同会社 地方創生太陽光発電所2号 |

 

S=1:2,000
0 50 100 200 400m

写真撮影位置図

A1 1:2,000 A3 1:4,000



1:2,000

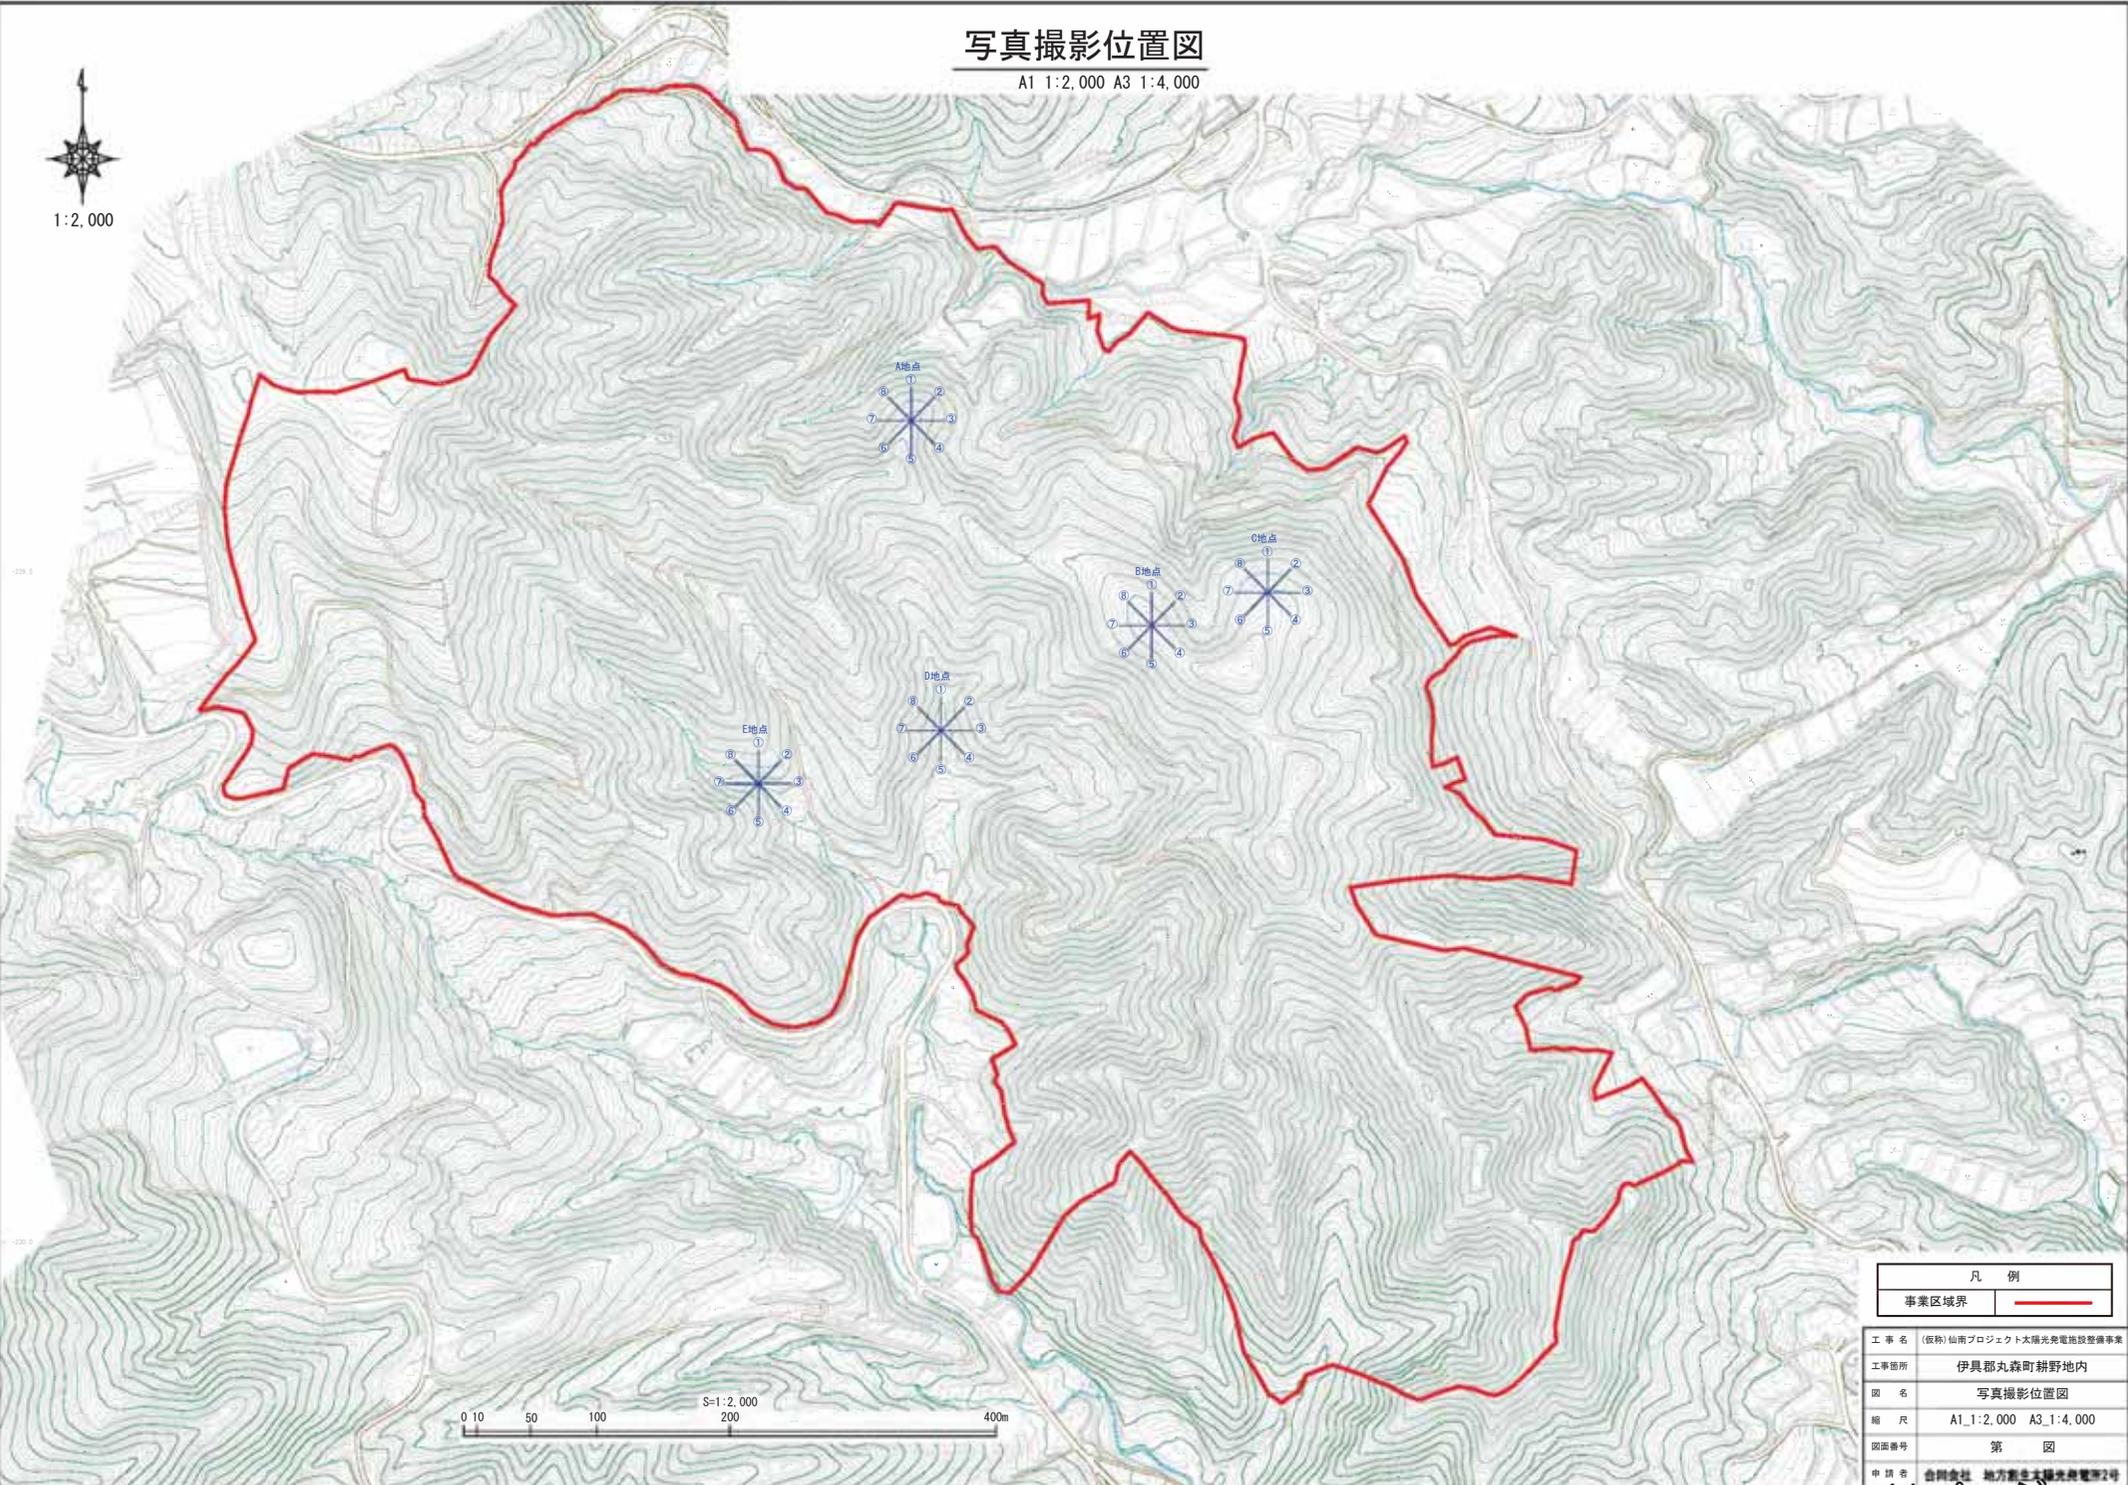

| 凡 例 | |
|-------|--|
| 事業区域界 | |

| | |
|------|--------------------------|
| 工事名 | (仮称) 仙南プロジェクト太陽光発電施設整備事業 |
| 工事箇所 | 伊具郡丸森町耕野地内 |
| 図名 | 写真撮影位置図 |
| 縮尺 | A1 1:2,000 A3 1:4,000 |
| 図面番号 | 第 図 |
| 申請者 | 合同会社 地方創生太陽光発電所2号 |