



図 2 - 1 高密度電気探査 調査位置図 (A ~ M測線)

工事番号	
名称	
場所	
工事名	
図面名	平面図
縮尺	1/500
設計者	
監理者	
作成者	
承認者	


A 測線

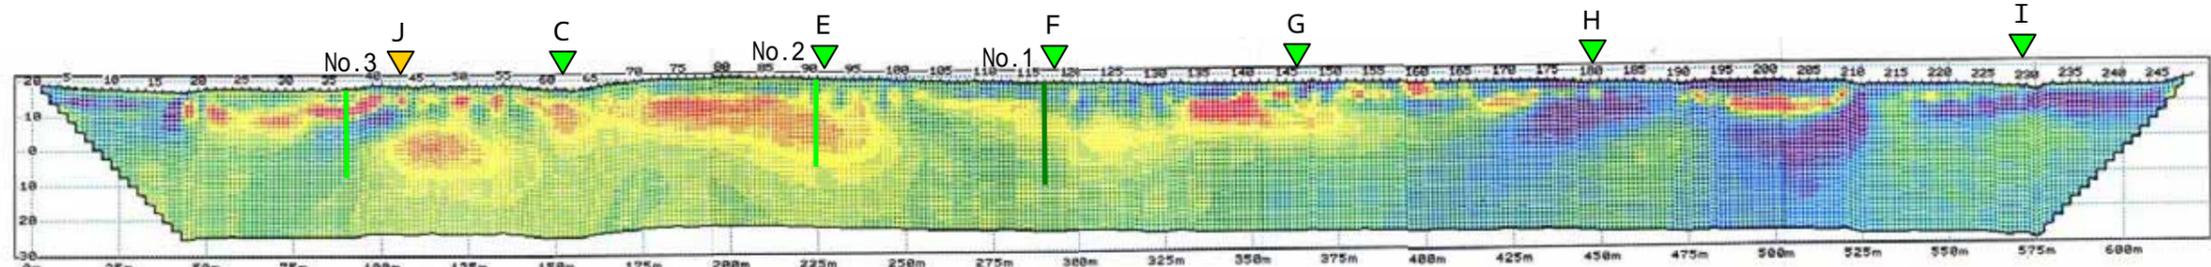


B 測線

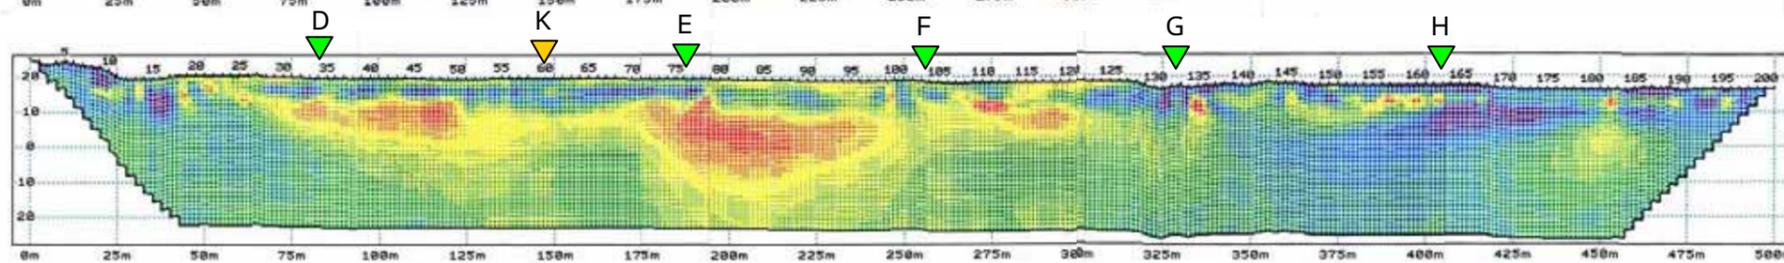


C 測線

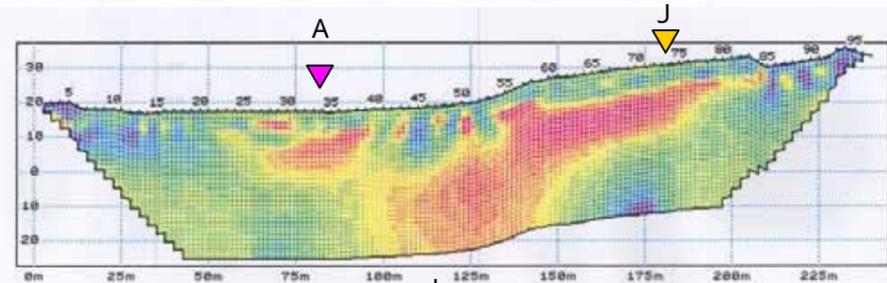


D 測線

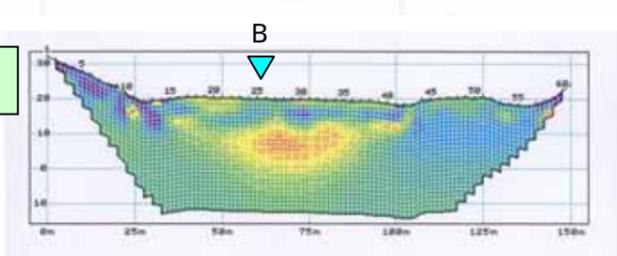


E 測線

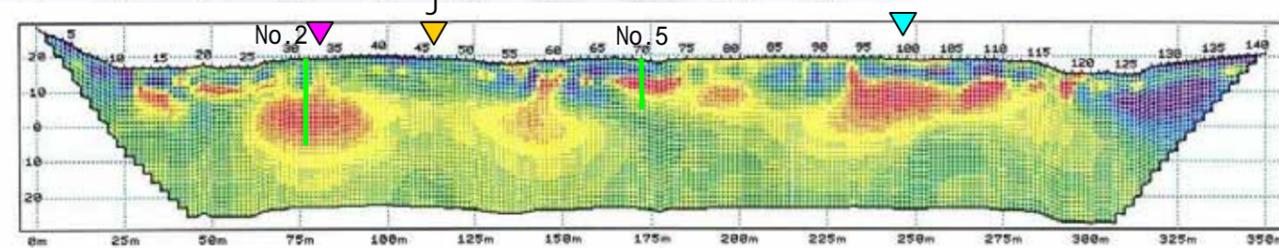


J 測線

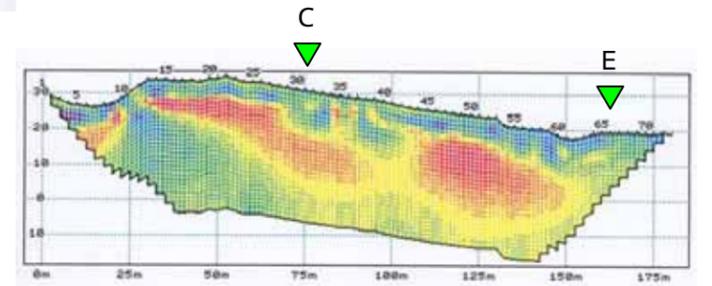


F 測線

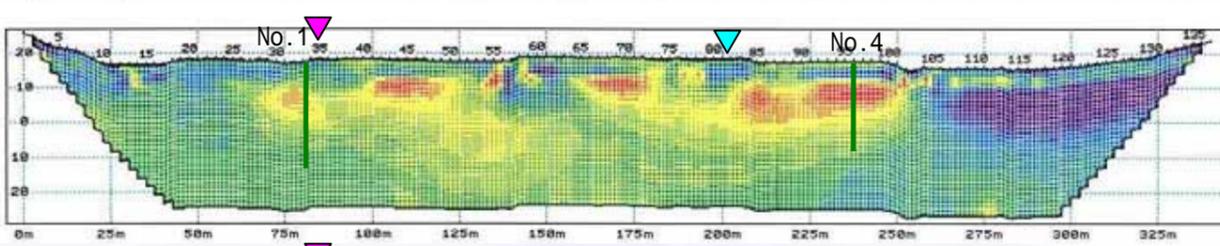


K 測線

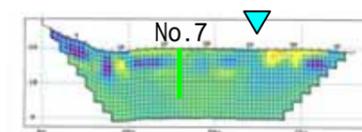


G 測線

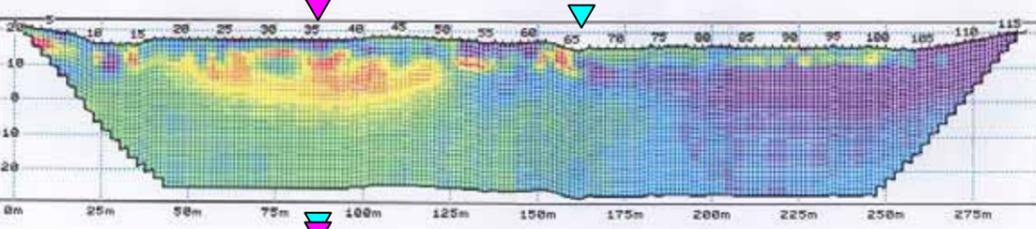


L 測線

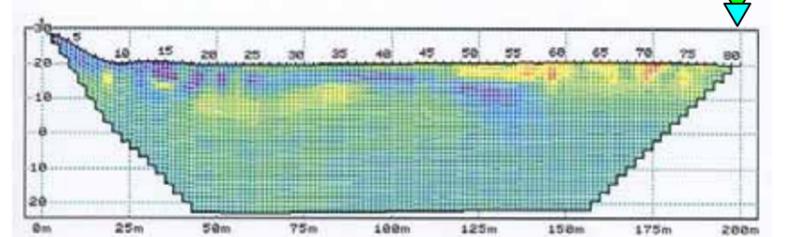


H 測線

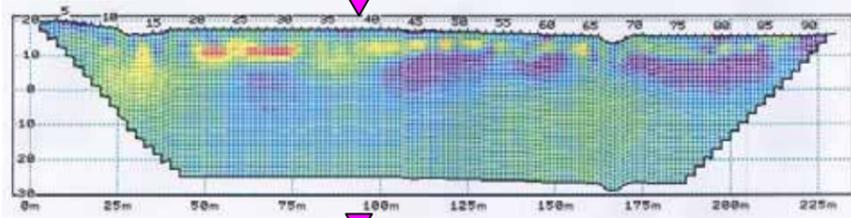

M 測線

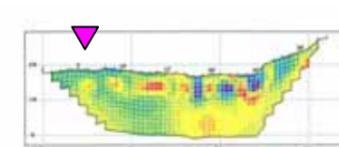

I 測線

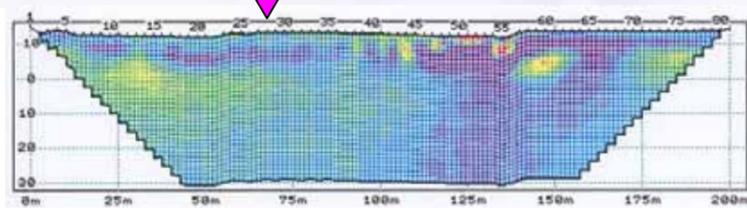

凡例

- | : 既往ボーリング調査 (県 廃棄物調査)
- | : 既往ボーリング調査 (県 水文調査)



図 2-2 高密度電気探査 解析断面図 (A ~ M 測線)